


LEGENDA //


- 1. ZAWÓR ODCINAJĄCY KULOWY $\phi 32$ ZAKOŃCZONY ZŁĄCZKĄ DO WĘŻA
- 2. SKRZYŃKA ULICZNA „SZTYWNA” N^o KAT. 1950 USTAWIĆ NA PODMURÓWCE

USŁUGI PROJEKTOWE „BOHDAN” w Zielonej Górze				
Nazwa obiektu: BOISKO PIŁKARSKIE m. DROSZKÓW gm. ZABÓR dz.nr 238/3				Art. Nr 2.
				Skala 1/100 250
Projektował	Imię i nazwisko INŻ. BOHDAN KOLTAN	Wykonano 5/96/ZG	Data 03.2013r	Podpis <i>[Signature]</i>
Opracował				

STUDZIENKA WODOMIERZOWA 1 / 25

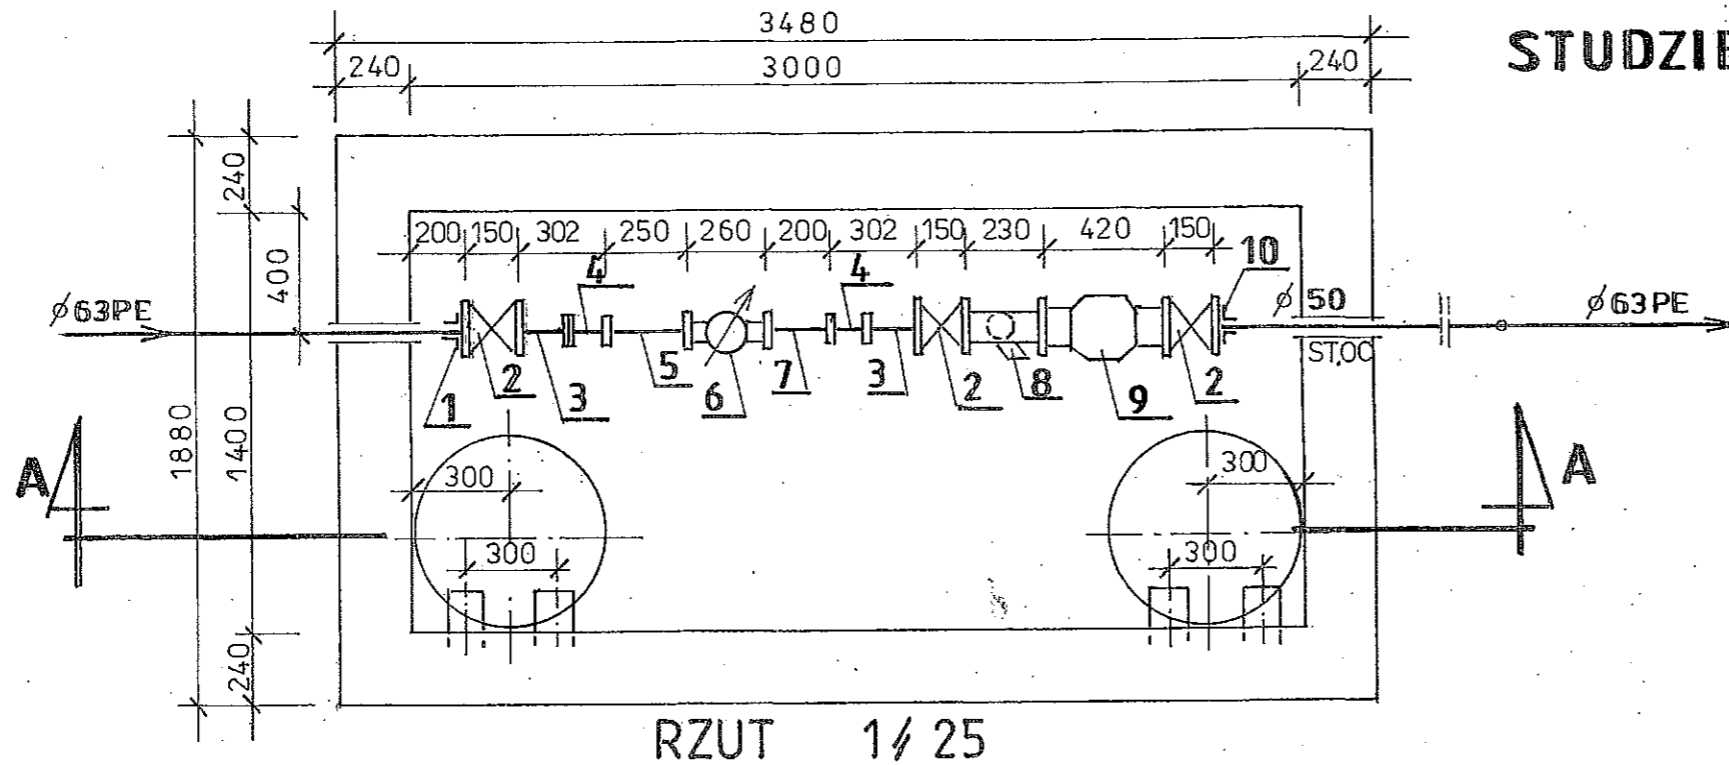

RZUT 1 / 25

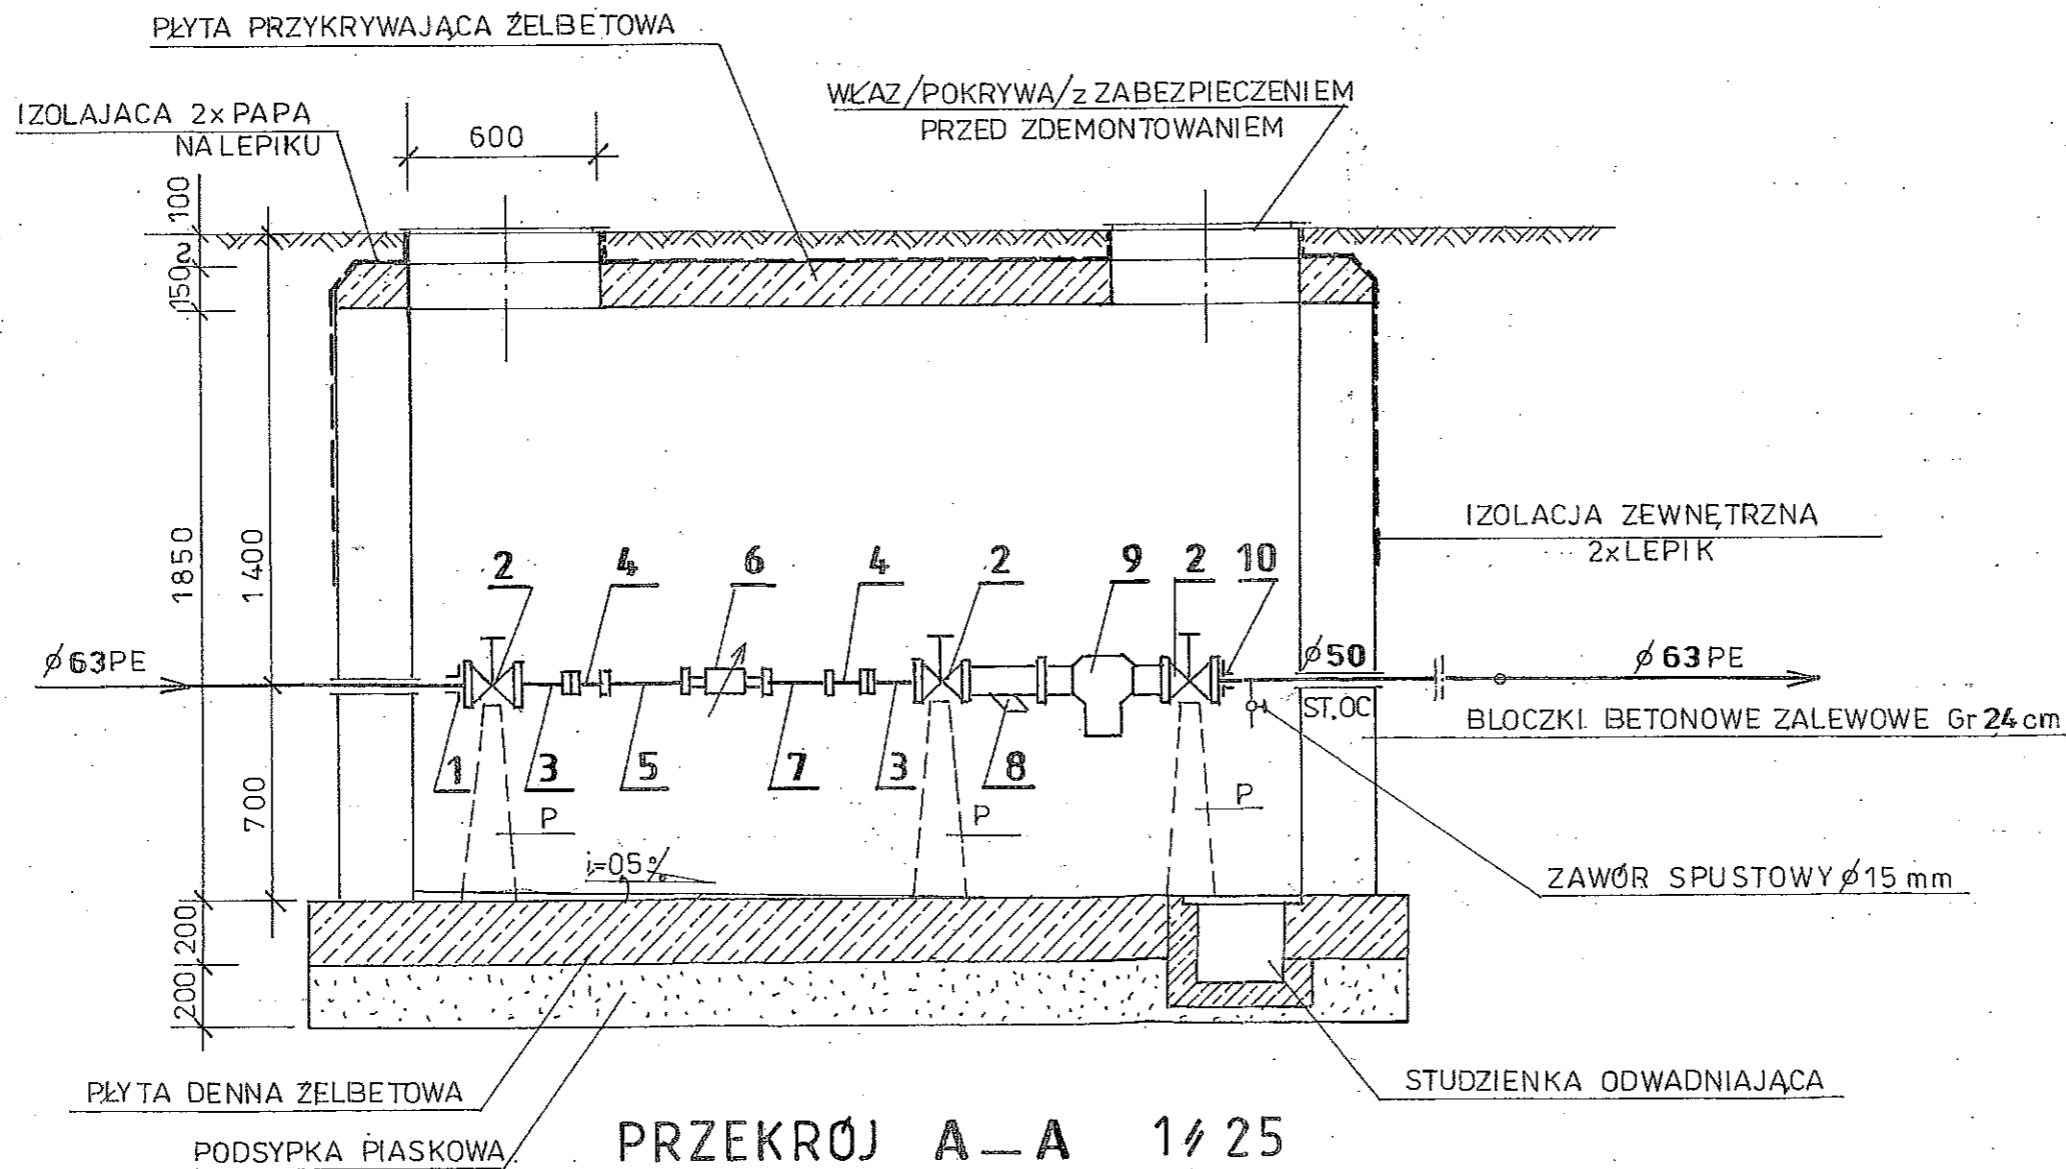

PRZEKRÓJ A-A 1 / 25

Lp	
1	Połączenie PN 16 z za
2	Zasuwa ko
3	Złączka ko
4	Złączka pr Dy x G x 1
5	Rura stalov
6	Wodmier. klasy C o v
7	Rura stalov
8	Filtr DN 50
9	Zawór zwi
10	Połączenie zabezpiecz

P - PODPORKI

- W
1. Płyta dol
o rozstav
 2. Ściany -
Ø 10 co:
 3. Płyta gór
w obu ki

 
WYKAZ ELEMENTÓW POŁĄCZENIOWYCH
studni wodomierzowej (zestaw wodomierzowy)

L.p	NAZWA	J.m.	Ilość	Producent Nr katalogu
1	Połączenie kołnierzowe do rur PE System 2000 PN 16 z zabezpieczeniem przed przesunięciem	szt	1	Hawle Nr 0400
2	Zasuwa kołnierzowa typ E PN 25 krótka DN 50	szt	3	Nr 4010 E2
3	Złączka kołnierzowa DyxG = 50x2" L=170 mm	szt	2	Wavin
4	Złączka przejściowa z gwintem zewnętrznym Dy x G x 1 1/4 l=132	szt	2	Wavin
5	Rura stalowa ocynkowana Ø 32 mm l=250	szt	1	
6	Wodomierz jednostrumieniowy Flodis Dn 32 klasy C o wydajności 6÷12 m3/h	szt	1	
7	Rura stalowa ocynkowana Ø 32 mm l=200 mm	szt	1	
8	Filtr DN 50	szt	1	Hawle Nr kat. 9910
9	Zawór zwrotny antyskażeniowy typ BA Ø 50	szt	1	Danfoss
10	Połączenie kołnierzowe do rur stalowych PN 16 zabezpieczony przed przesunięciem	szt	1	Hawle Nr 7601

P – PODPÓRKI METALOWE LUB BETONOWE

WYTYCZNE DO ROBÓT BUDOWLANYCH

1. Płyta dolna beton B150 zbrojona siatkami górą i dołem z prętów Ø 10 stal A-III o rozstawie co 20 cm – zbrojenie krzyżowe w obu kierunkach.
2. Ściany – z bloczków betonowych gr 24 cm zalewowych zbrojonych prętami Ø 10 co 20 cm stal A-III. Zbrojenie ścian zakotwić w płycie dolnej i górnej.
3. Płyta górna – beton B 150 zbrojona prętami Ø 10 co 20 cm – zbrojenie krzyżowe w obu kierunkach stal A-III

USŁUGI PROJEKTOWE „ BOHDAN ” w Zielonej Górze				
Nazwa obiektu: BOISKO PIŁKARSKIE m. DROSZKÓW gm. ZABÓR dz nr 238/3			Ark. Nr 3.	
			Skala 1/25	
	Imię i nazwisko	Uprawnienia	Data	Podpis
Projektował	INZ. BOHDAN KOKTAN	5/96/ZG	03.2013	
Opracował				