


ROZDZIELACZ C.O.
SKALA 1:20

ZASILANIE

POWR T

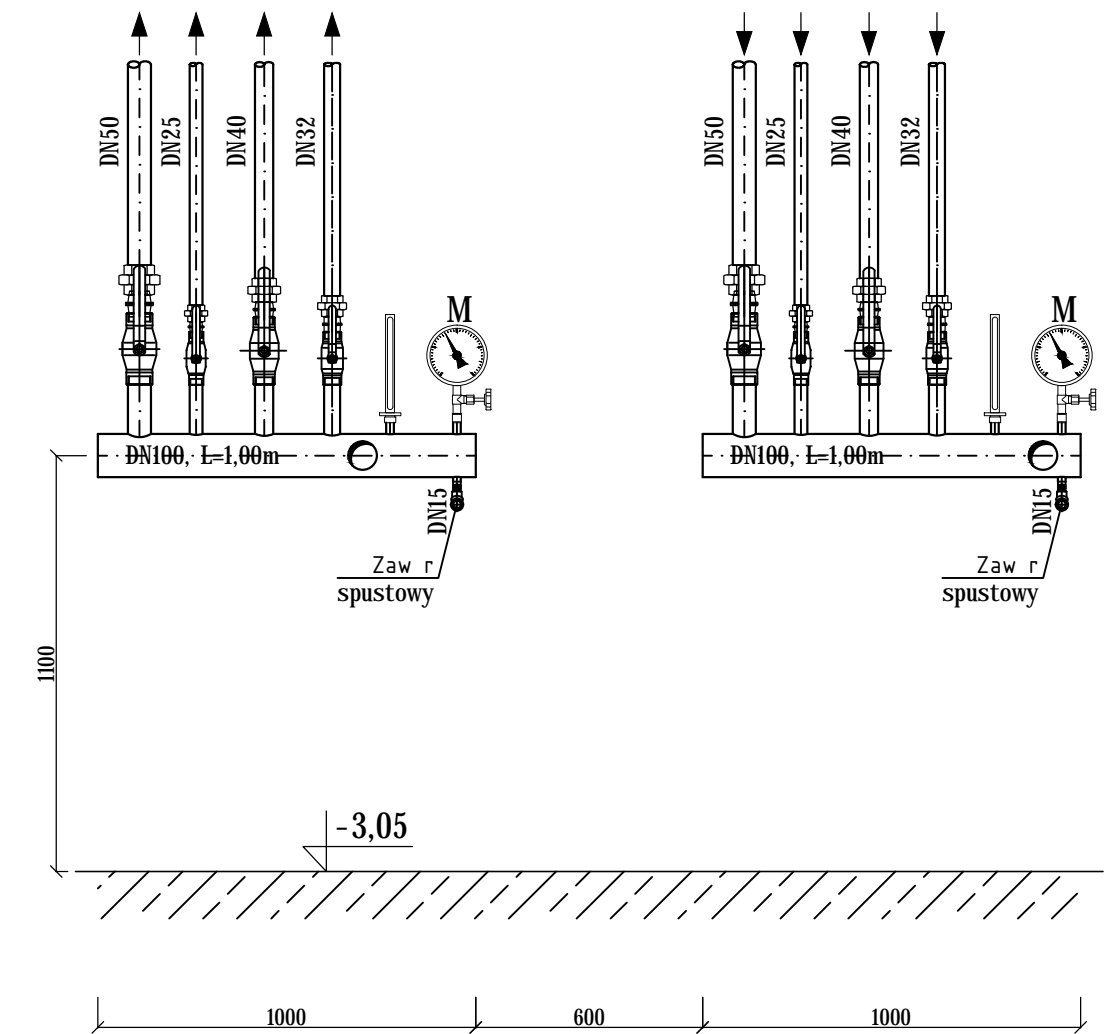

ZMIANY:			
INDEKS	OPIS ZMIAN	DATA	NAZWISKO

proinstal OGRZEWANIE WENTYLACJA KLIMATYZACJA 65-137 ZIELONA GÓRA, UL. POZNAŃSKA 9		Nr rys.	Indeks
S-2			
Obiekt: Budowa kotłowni na potrzeby budynku Niepublicznego Przedszkola w miejscowości Zabór Adres: Zabór, ul. Akacjowa 1, dz. nr 307/1, obręb Zabór		Skala:	
Przedmiot: INWENTARYZACJA - POM. WĘZŁA CIEPLNEGO		Data:	11.2015
Wykonawcy opracowania		Nr uprawnień / specjalność	Podpis:
Projektował:	mgr inż. Ryszard Mirecki	51/91/ZG instalacyjno - inżynierska w zakresie instalacji sanitarnych	
Opracował:	mgr inż. Tadeusz Bączyk		
Sprawił:	mgr inż. Maria Golanowska - Leśna	7/92/ZG instalacyjno - inżynierska w zakresie instalacji sanitarnych	

PRZEKR J A-A
SKALA 1:50

