



RZUT KOTŁOWNI
SKALA 1:25

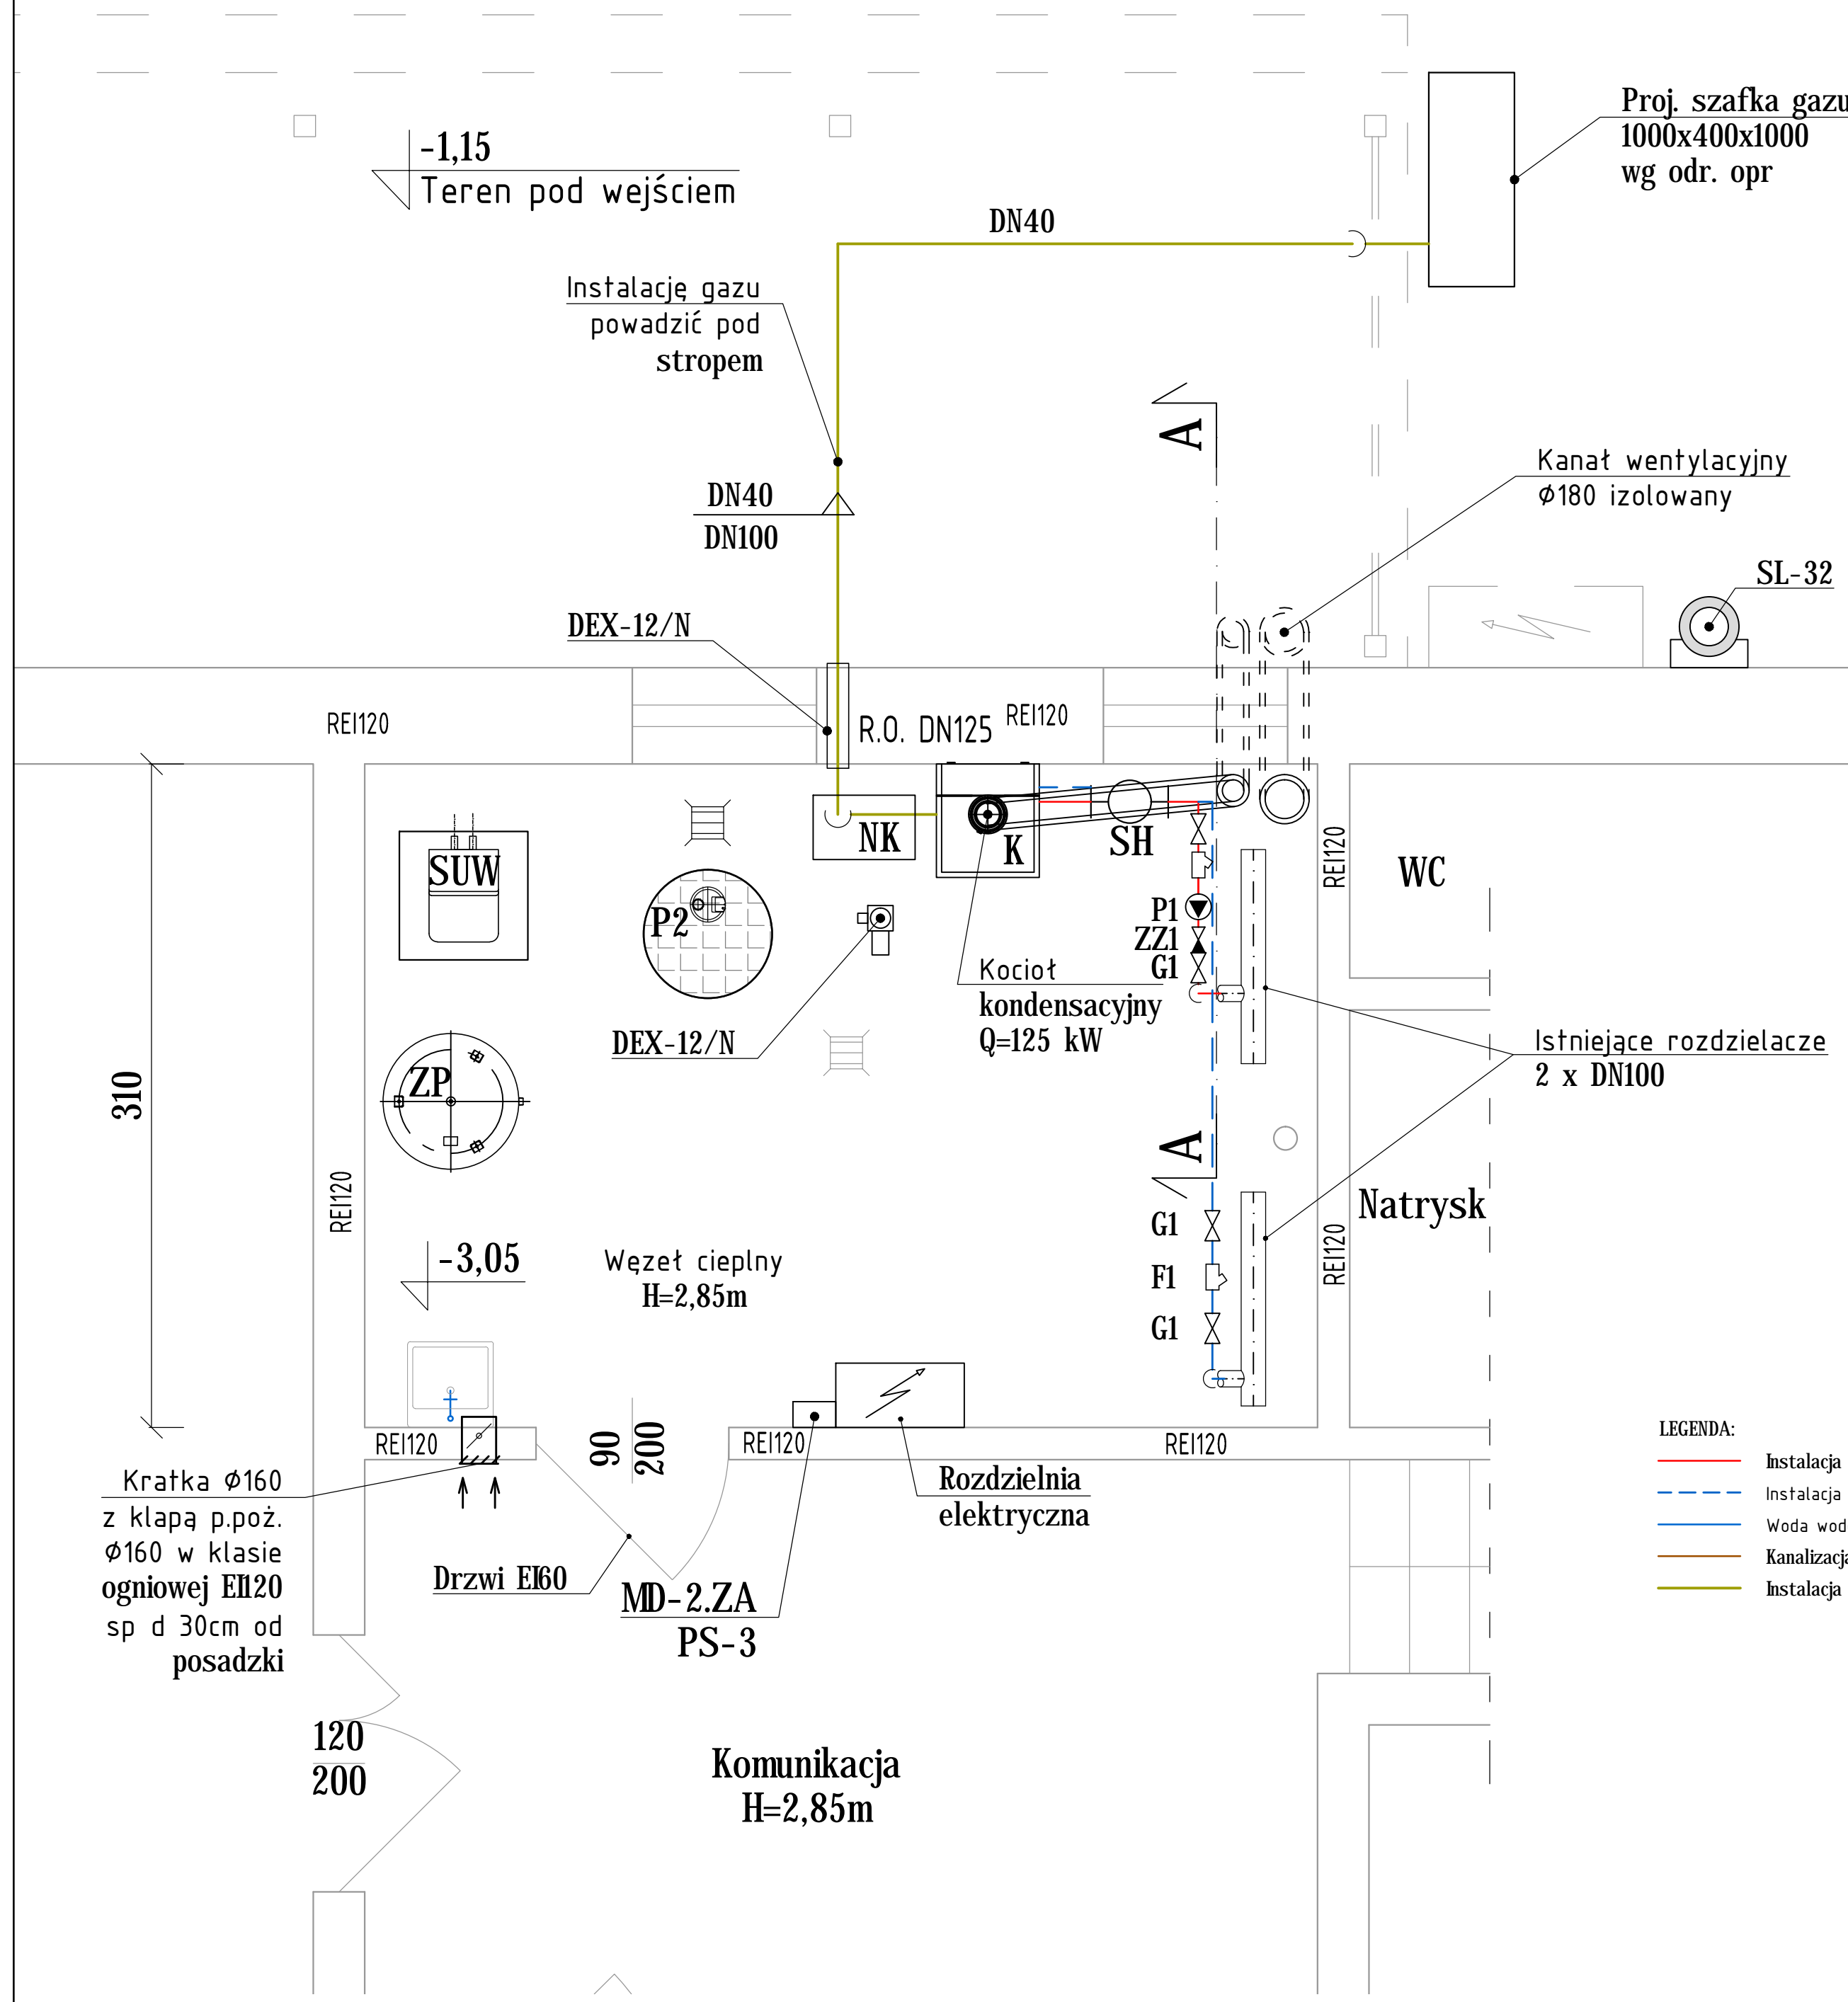

AKSONOMETRIA GAZU
SKALA 1:50

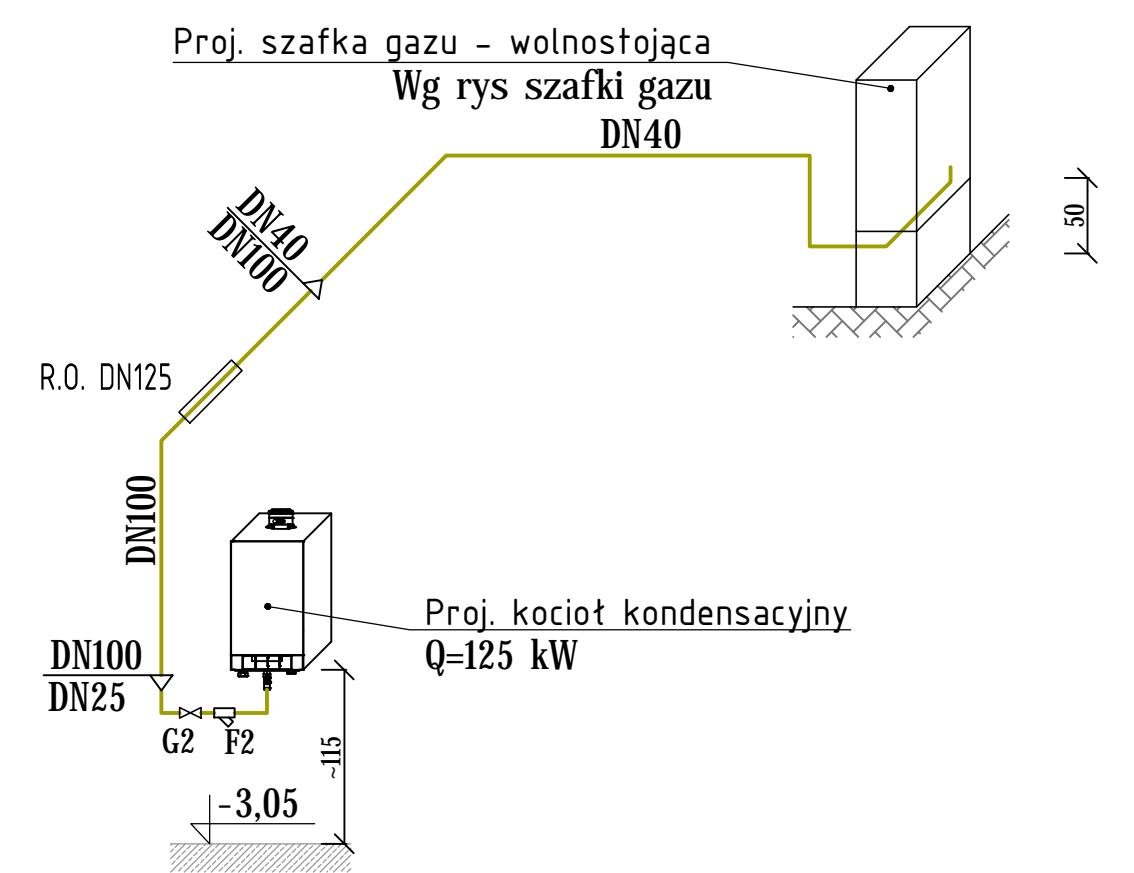

- LEGENDA:
- Instalacja C.O. - zasilanie
 - Instalacja C.O. - powr t
 - Woda wodociągowa
 - Kanalizacja sanitarna
 - Instalacja gazowa

ZMIANY:			
INDEKS	OPIS ZMIAN	DATA	NAZWISKO

proinstal OGRZEWANIE WENTYLACJA KLIMATYZACJA 65-137 ZIELONA GÓRA, UL. POZNAŃSKA 9		Nr rys.	Indeks
Objekt: Budowa kotłowni gazowej wraz z inst gazową na potrzeby budynku Niepublicznego Przedszkola w miejscowości Zabór		Skala:	S-5
Adres: Zabór, ul. Akacjowa 1, dz. nr 307/1, obręb Zabór		1:25	1:50
Przedmiot: RZUT KOTŁOWNI GAZOWEJ, INSTALACJI GAZU, DETEKCJA		Data:	11.2015
Wykonawcy opracowania		Nr uprawnień / specjalność	Podpis:
Projektował:	mgr inż. Ryszard Mirecki	51/91/ZG Instalacyjno - inżynierska w zakresie instalacji sanitarnych	
Opracował:	mgr inż. Tadeusz Bączyk		
Sprawił:	mgr inż. Maria Golanowska - Leśna	7/92/ZG Instalacyjno - inżynierska w zakresie instalacji sanitarnych	