




PRZEKR J A-A
SKALA 1:50

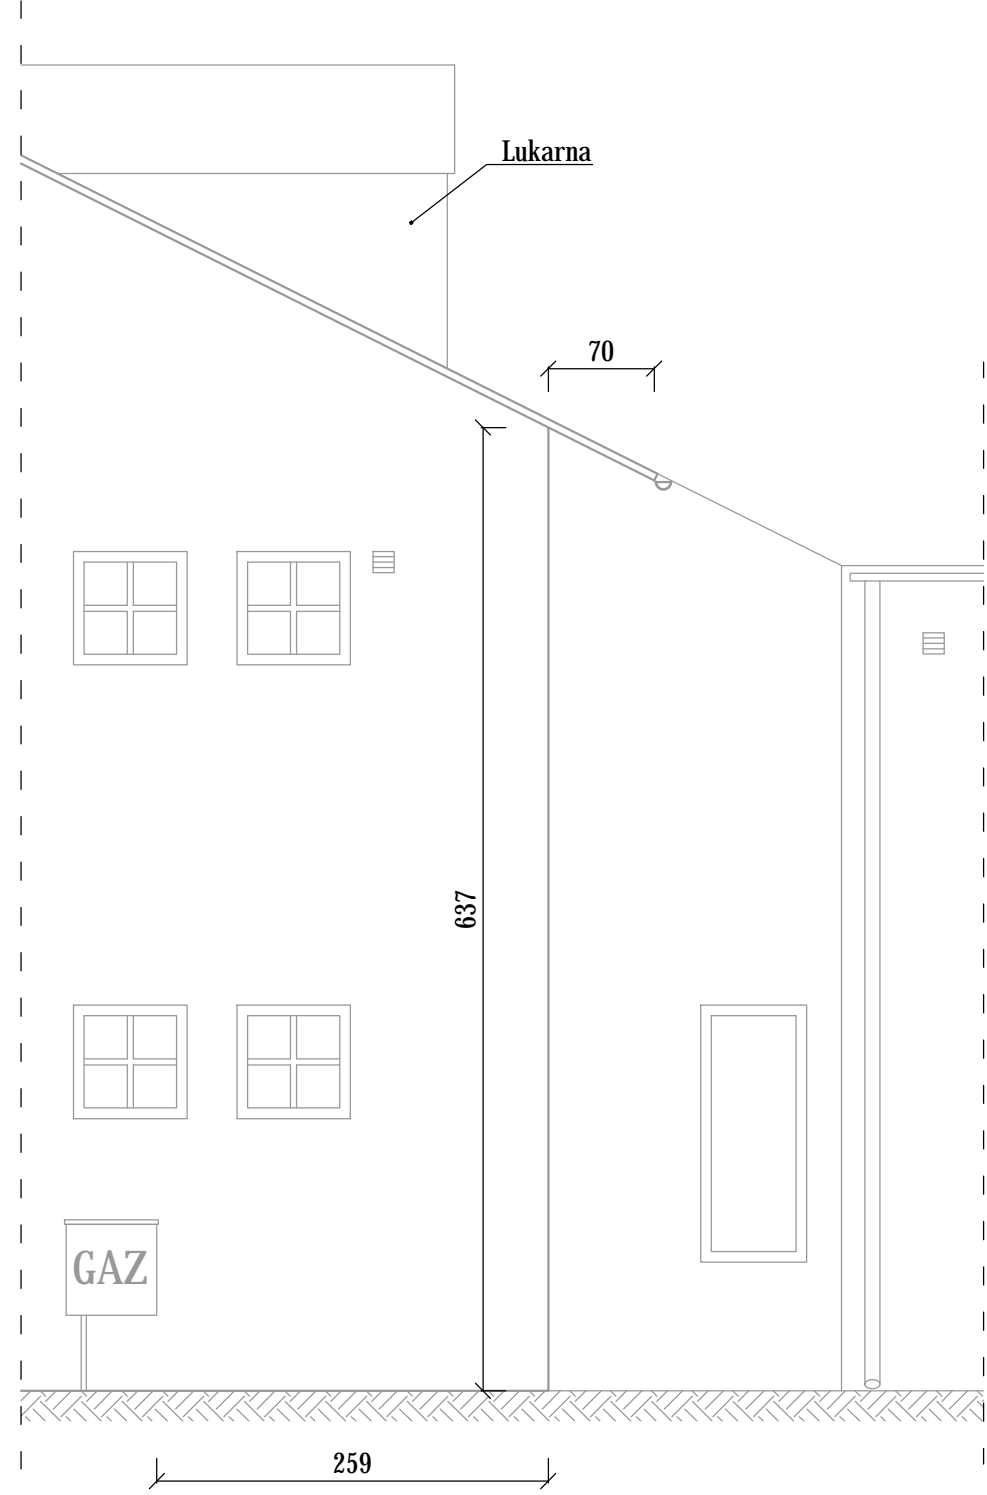

RZUT WĘZŁA CIEPLNEGO
I POM TECHNICZNEGO
SKALA 1:50

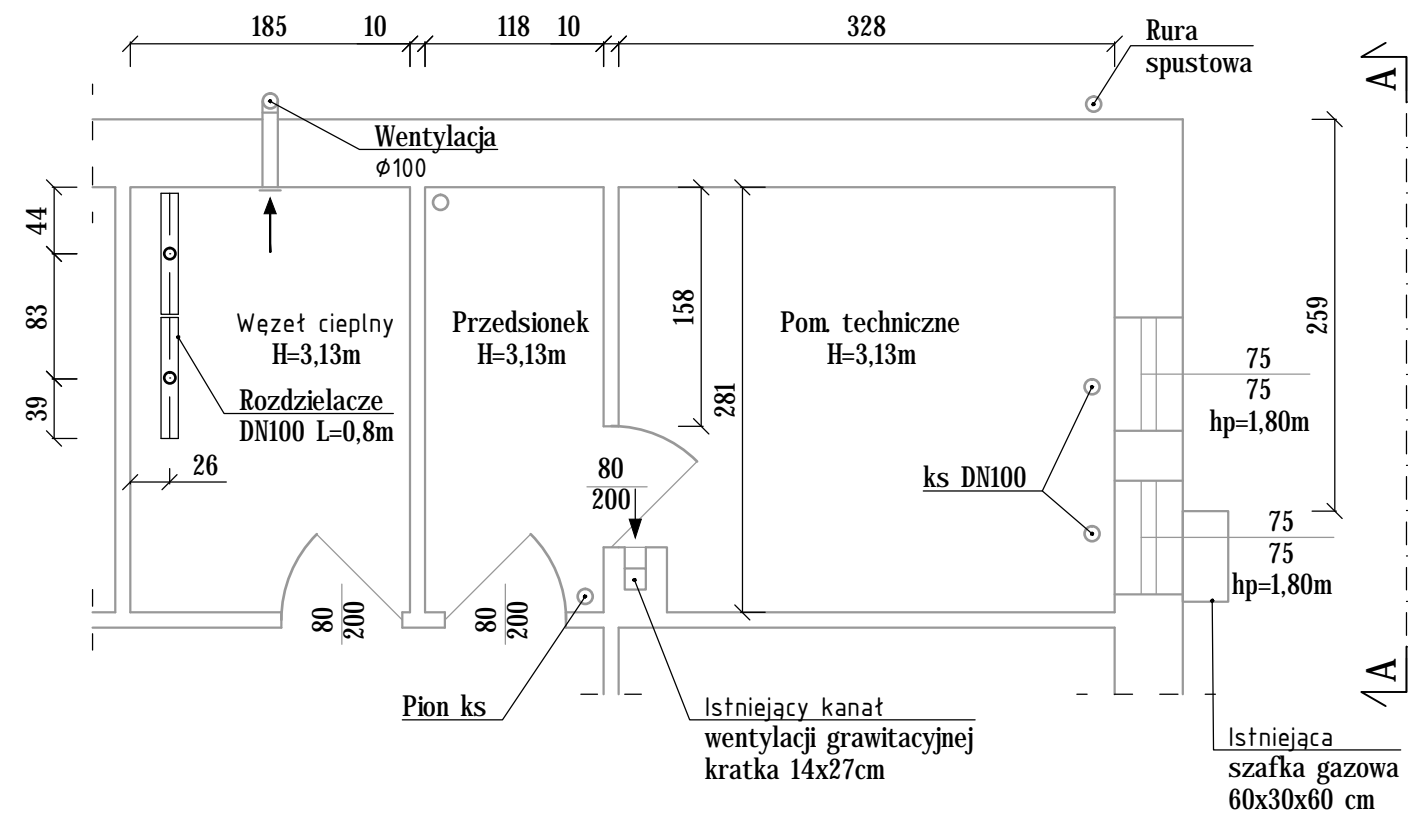

ROZDZIELACZ C.O.
SKALA 1:20

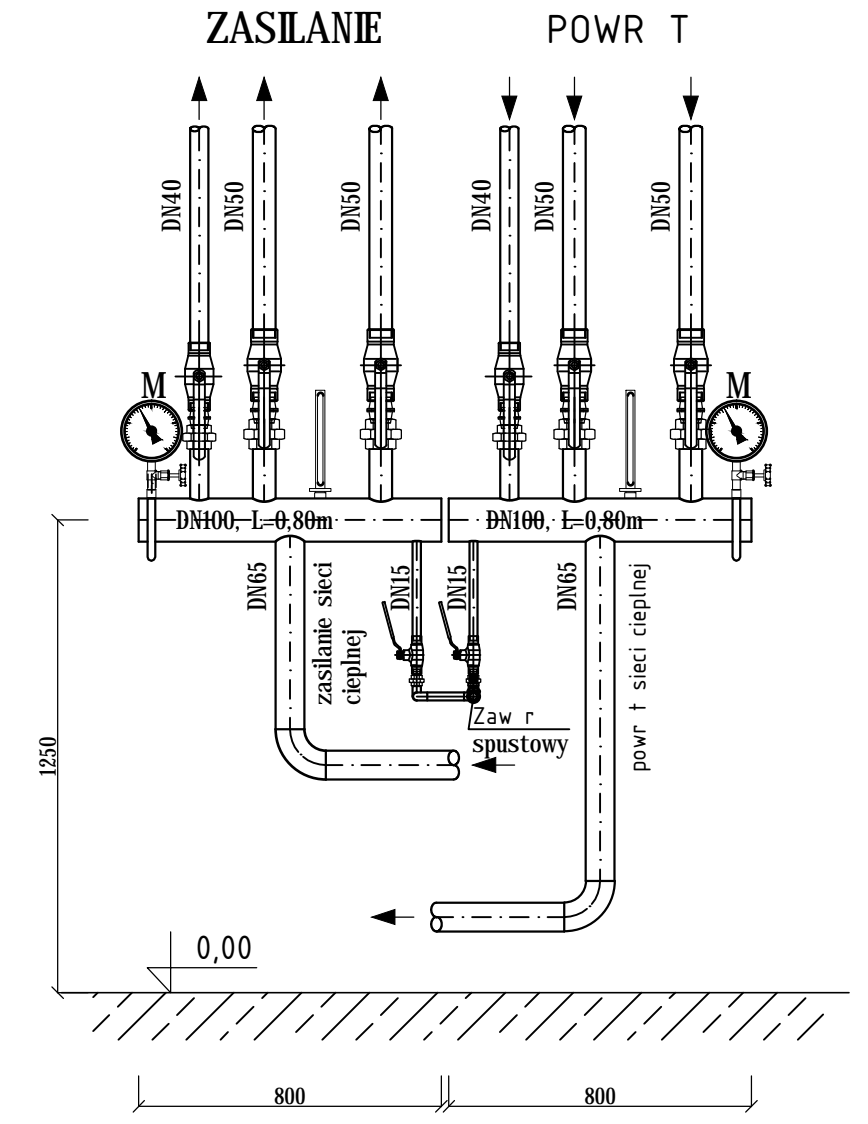

ZMIANY:

INDEKS	OPIS ZMIAN	DATA	NAZWISKO

proinstal OGRZEWANIE WENTYLACJA KLIMATYZACJA 65-137 ZIELONA GÓRA, UL. POZNAŃSKA 9		Nr rys.	Indeks
Objekt: Budowa kotłowni gazowej wraz z instalacją gazową na potrzeby budynku Urzędu Gminy w miejscowości Zabór		Skala:	S-2
Adres: Zabór, ul. Lipowa 1, dz. nr 321/4, obręb Zabór		1:20	
Przedmiot: INWENTARYZACJA WĘZŁA CIEPLNEGO		1:50	
		Data:	11.2015
Wykonawcy opracowania	Nr uprawnień / specjalność	Podpis:	
Projektował: mgr inż. Ryszard Mirecki	51/91/ZG instalacyjno - inżynierska w zakresie instalacji sanitarnych		
Opracował: mgr inż. Tadeusz Bączyk			
Sprawił: mgr inż. Maria Golanowska - Leśna	7/92/ZG instalacyjno - inżynierska w zakresie instalacji sanitarnych		