


RZUT KOTŁOWNI SKALA 1:25

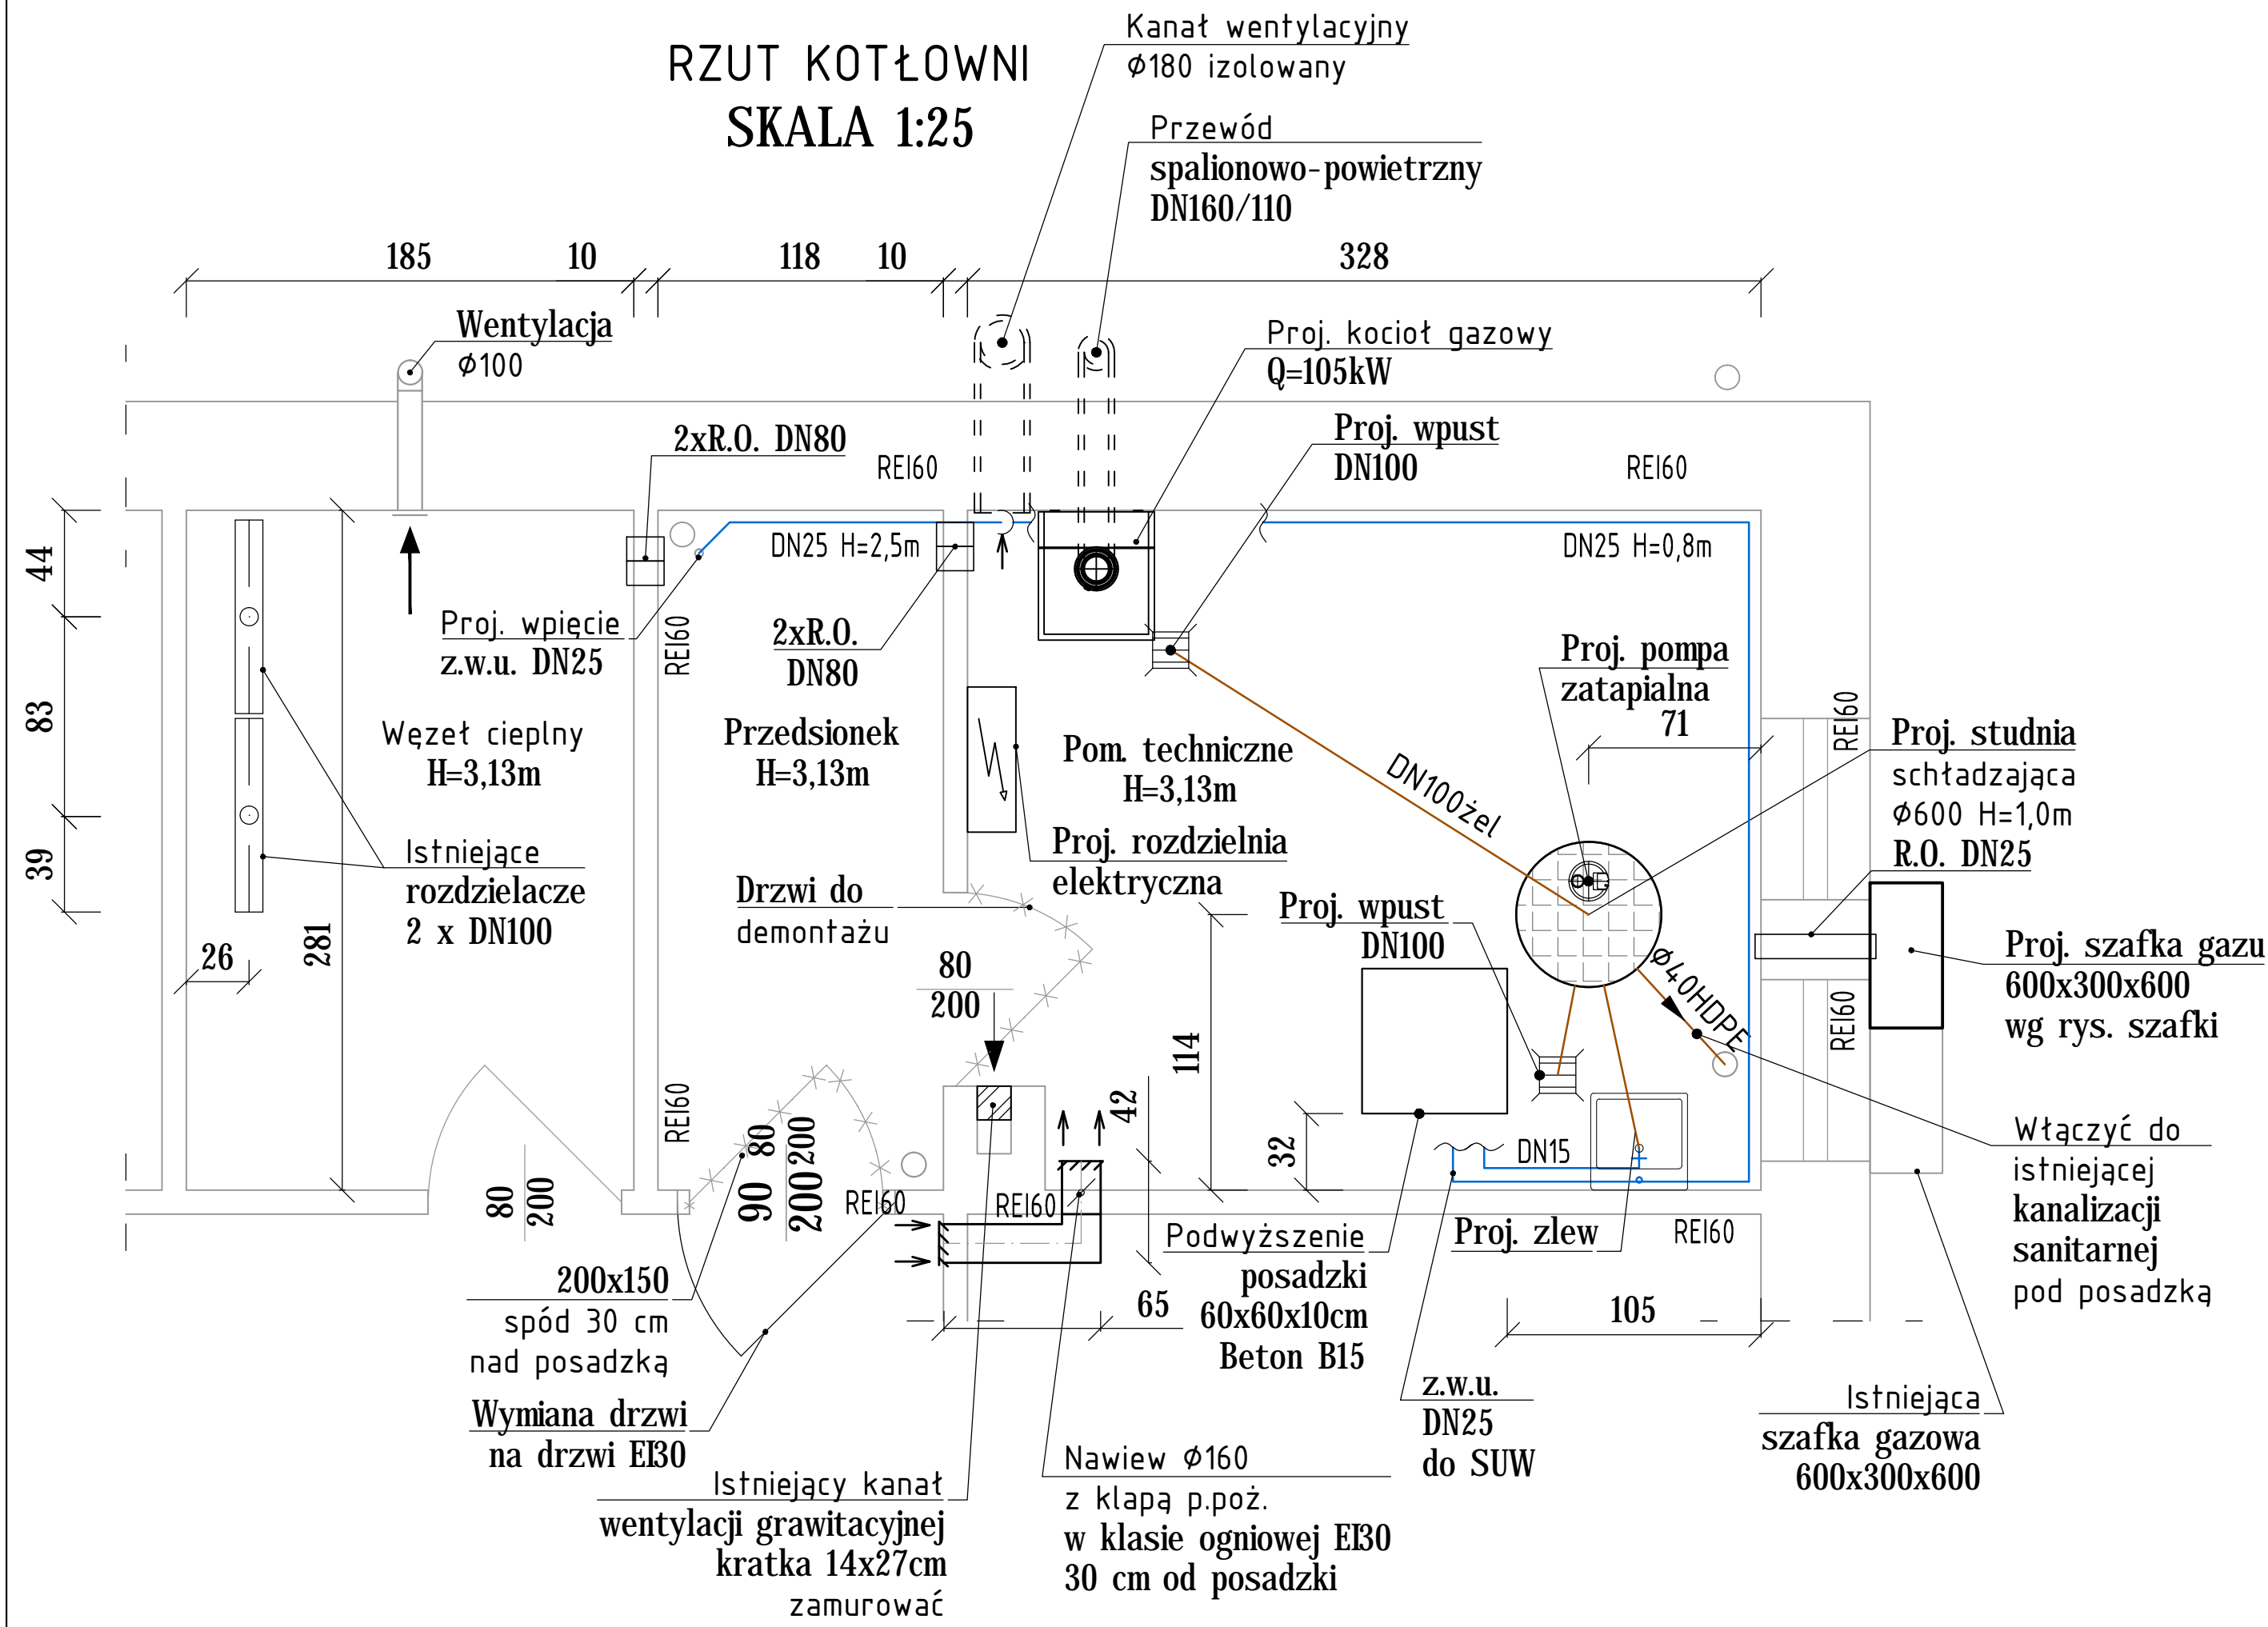

- UWAGI**
- podłogę wyłożyć płytkami gresowymi,
 - ściany do wysokości 2 m wyłożyć glazurą,
 - sufit i ściany powyżej 2 m wygładzić i pomalować,
 - wykonać podwyższenie posadzki h=10cm pod stacją uzdatniania wody,
 - wykonać studnię schładzającą Ø600 H=1,0m z pełnym dnem,
 - wykonać instalację zimnej wody użytkowej do stacji uzdatniania wody,
 - zamontować zlew stalowy emaliowany z zaworem zimnej wody i końcówką do węża,
 - wykonać w kotłowni gniazdo na napięcie 24V i uziemienie instalacji,
 - podłączyć automatykę kotłowni zgodnie ze schematem technologii kotłowni,
 - kotłownię wyposażać w oświetlenie sztuczne zainstalowane zgodnie z wymaganiami stopnia ochrony IP-65,
 - odwodnić posadzkę do wpustów z odpływem grawitacyjnym do studzienki schładzającej.
 - rurociąg tłoczny ze studzienki włączyć do istniejącej kanalizacji sanitarnej,
 - wykonać nawiew w komunikacji poprzez sąsiednie pomieszczenie pod schodami, zamontować klapę p.poż DN160,
 - ściany wewnętrzne działowe obudować płytą gipsowo-włóknową gr. 15mm, przeznaczonej do suchej zabudowy z dodatkiem włókien celulozy i włókien niepalnych z rdzeniem hydrofobizowanym - ściany dostosować do odporności ogniowej REI60.
 - wymiana drzwi w kotłowni na drzwi o odporności ogniowej EI30 - drzwi o jednoskrzydłowe 90x200 cm, drzwi otwierane na zewnątrz. Od wewnątrz zamknięcie bezklamkowe, otwierające drzwi kotłowni pod naciskiem.
 - wymiana uszczelnień przepustów instalacyjnych dla średnic i ich ilości na uszczelnienie o odporności ogniowej przegrody EI60.

LEGENDA:

	Woda wodociągowa surowa
	Kanalizacja sanitarna
	Zamurowanie istniejących otworów

ZMIANY:

INDEKS	OPIS ZMIAN	DATA	NAZWISKO

proinstal OGRZEWANIE WENTYLACJA KLIMATYZACJA 65-137 ZIELONA GÓRA, UL. POZNAŃSKA 9		Nr rys. S-4	Indeks —
Objekt: Budowa kotłowni gazowej wraz z instalacją gazową na potrzeby budynku Urzędu Gminy w miejscowości Zabór		Skala: 1:25	
Adres: Zabór, ul. Lipowa 1, dz. nr 321/4, obręb Zabór		Data: 11.2015	
Przedmiot: WYTYCZNE BUDOWLANE			
Wykonawcy opracowania		Nr uprawnień / specjalność	Podpis:
Projektował:	mgr inż. Ryszard Mirecki	51/91/ZG instalacyjno - inżynierska w zakresie instalacji sanitarnych	
Opracował:	mgr inż. Tadeusz Bączyk		
Sprawił:	mgr inż. Maria Golanowska - Leśna	7/92/ZG instalacyjno - inżynierska w zakresie instalacji sanitarnych	