
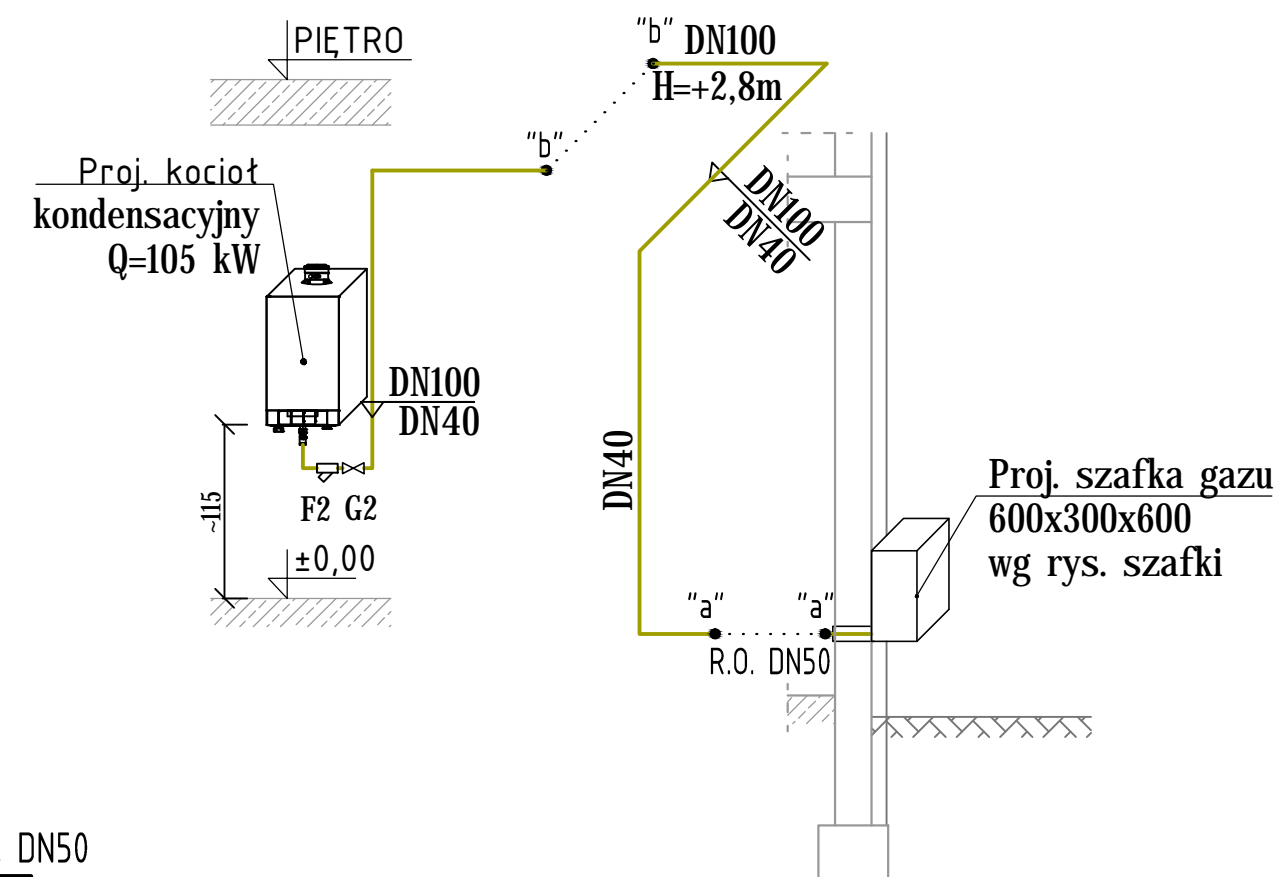


RZUT WĘZŁA CIEPLNEGO SKALA 1:25

AKSONOMETRIA GAZU SKALA 1:50

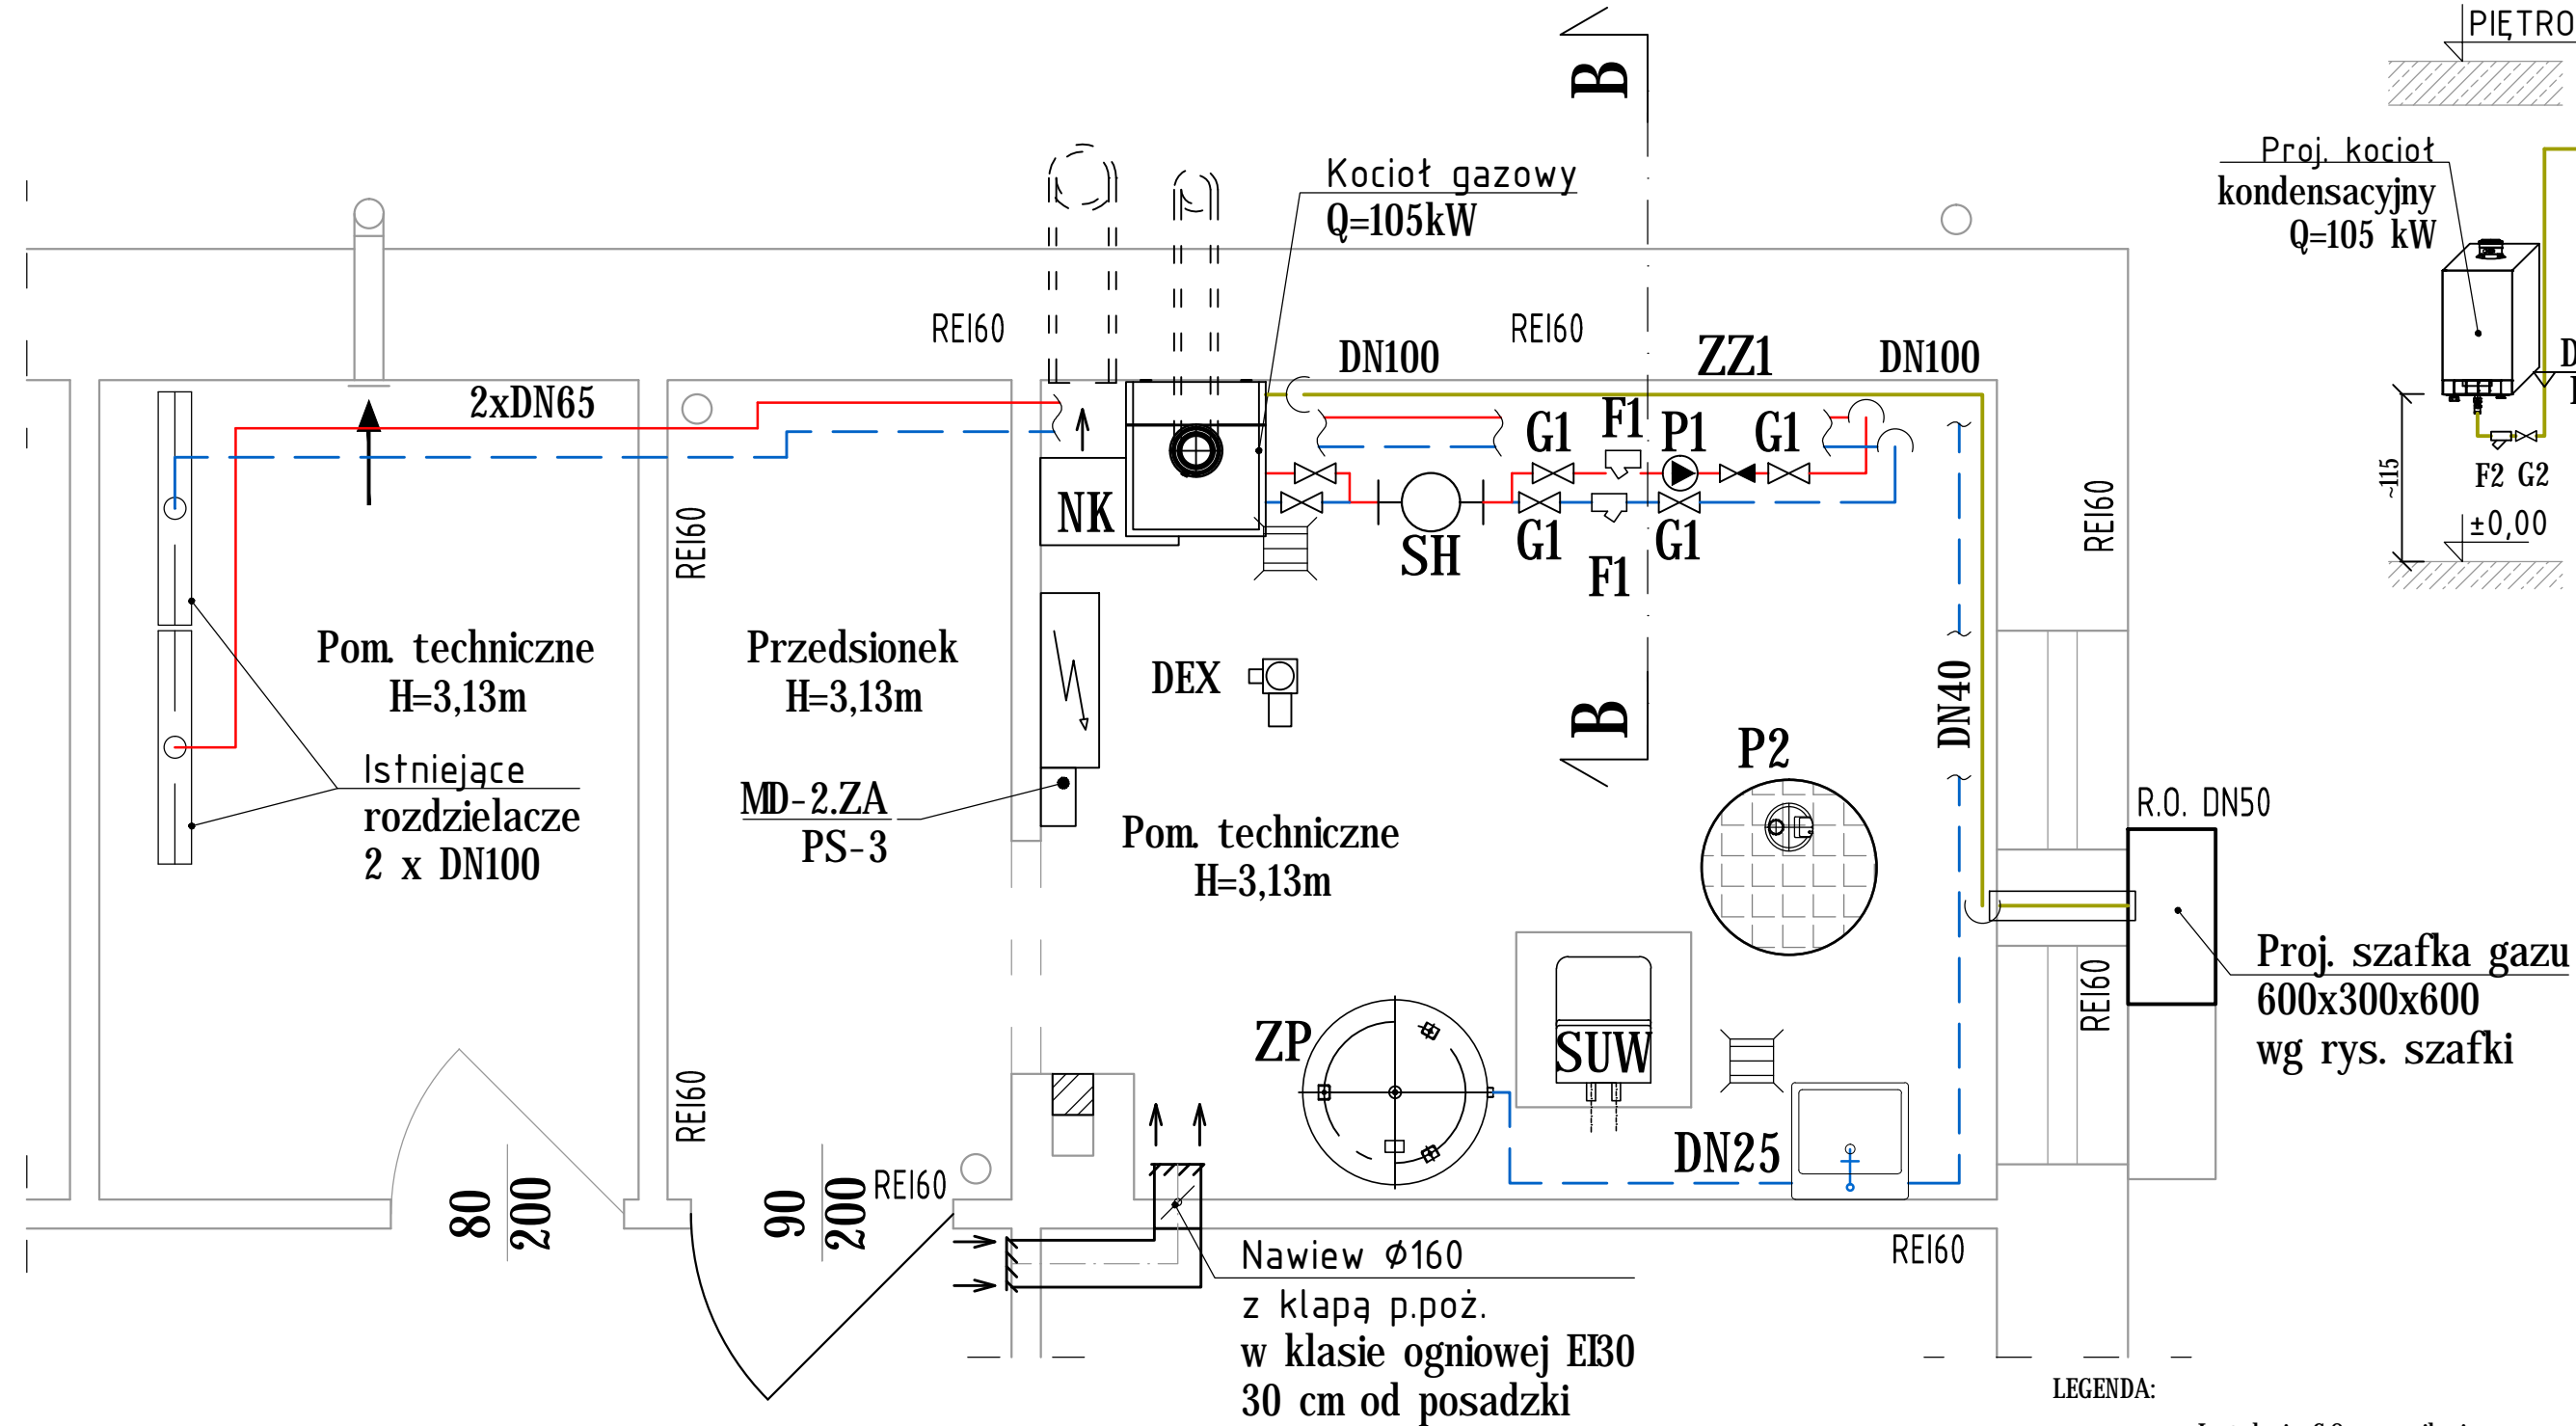

- LEGENDA:**
- Instalacja C.O. - zasilanie
 - - - Instalacja C.O. - powrót
 - Woda wodociągowa
 - Kanalizacja sanitarna
 - - - Kanalizacja tłoczna
 - Instalacja gazowa

ZMIANY:			
INDEKS	OPIS ZMIAN	DATA	NAZWISKO

proinstal OGRZEWANIE WENTYLACJA KLIMATYZACJA 65-137 ZIELONA GÓRA, UL. POZNAŃSKA 9		Nr rys.	Indeks
Objekt: Budowa kotłowni gazowej wraz z instalacją gazową na potrzeby budynku Urzędu Gminy w miejscowości Zabór		Skala:	1:25
Adres: Zabór, ul. Lipowa 1, dz. nr 321/4, obręb Zabór		Data:	11.2015
Przedmiot: RZUT KOTŁOWNI, INSTALACJA GAZU DETEKCJA GAZU			
Wykonawcy opracowania		Nr uprawnień / specjalność	Podpis:
Projektował:	mgr inż. Ryszard Mirecki	51/91/ZG instalacyjno - inżynierska w zakresie instalacji sanitarnych	
Opracował:	mgr inż. Tadeusz Bączyk		
Sprawdził:	mgr inż. Maria Golanowska - Leśna	7/92/ZG instalacyjno - inżynierska w zakresie instalacji sanitarnych	