



RZUT KOTŁOWNI
SKALA 1:25

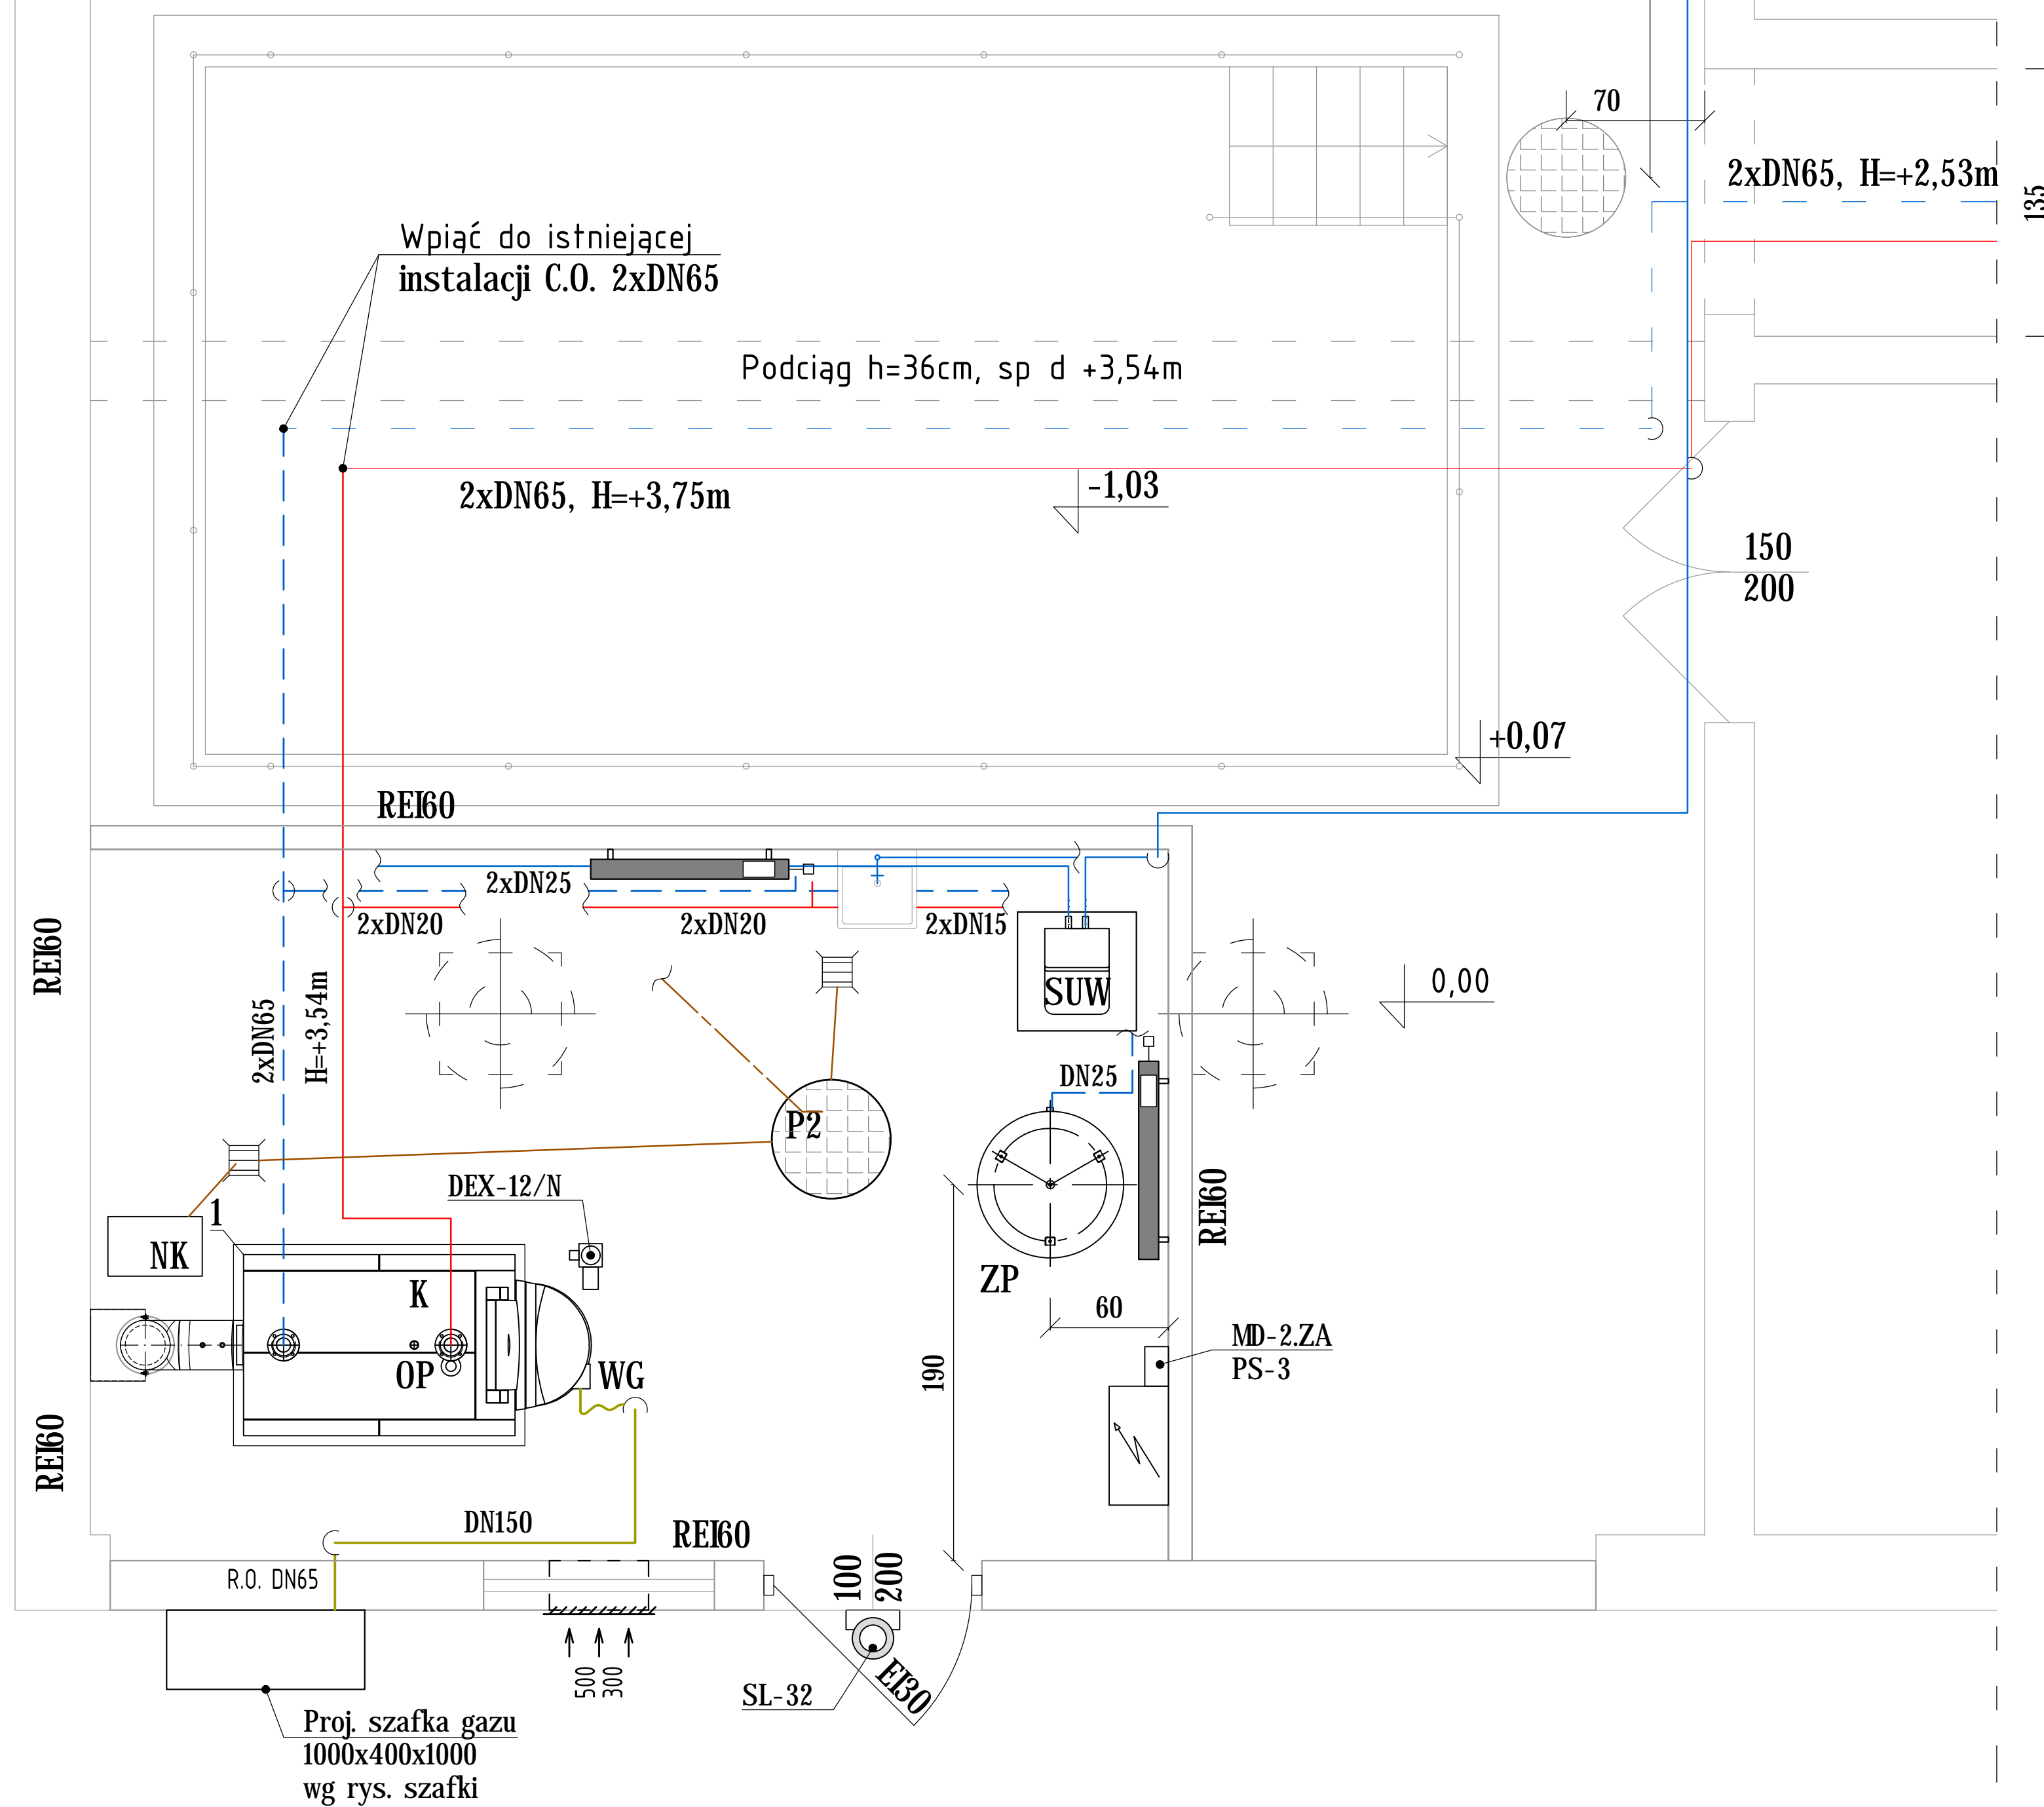

AKSONOMETRIA GAZU
SKALA 1:50

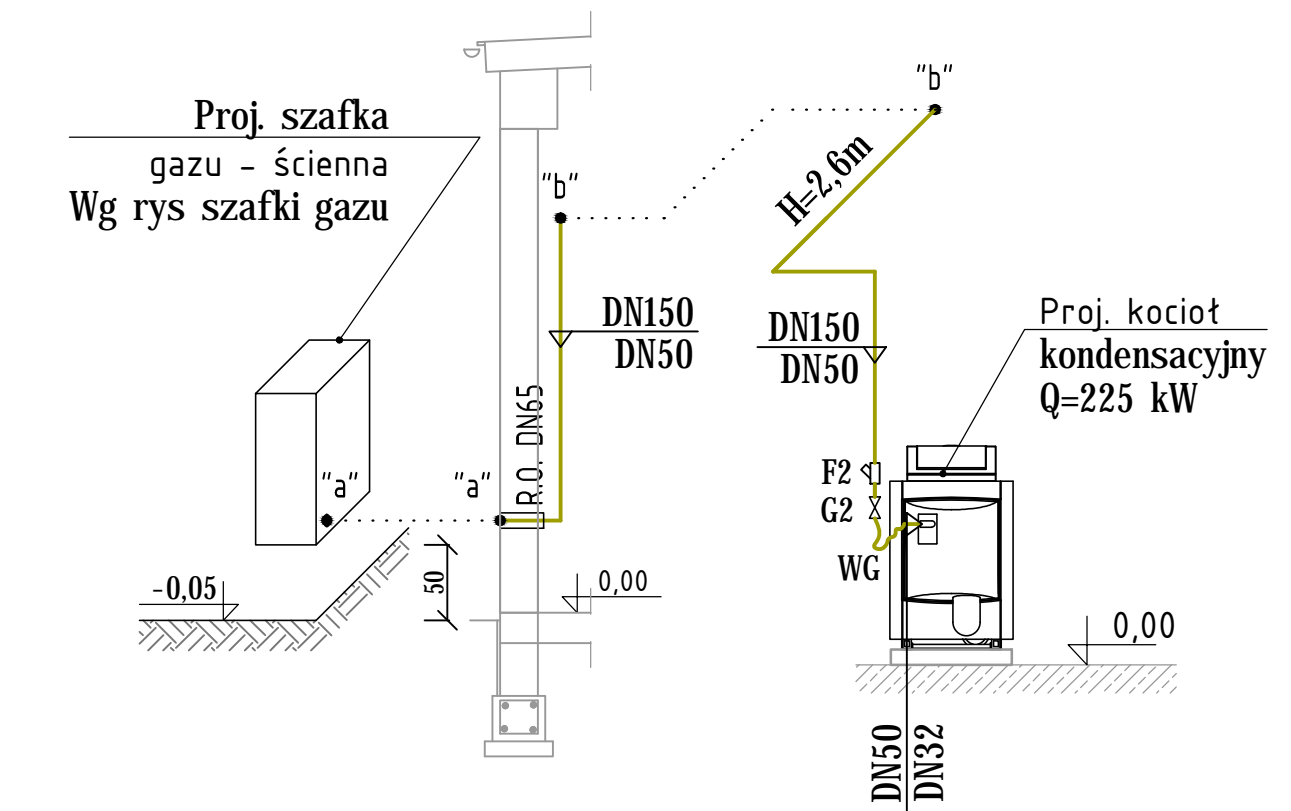

- LEGENDA:
- Instalacja C.O. - zasilanie
 - - - Instalacja C.O. - powrót
 - Woda wodociągowa
 - Kanalizacja sanitarna
 - - - Kanalizacja tęczowa
 - Instalacja gazowa

ZMIANY:			
INDEKS	OPIS ZMIAN	DATA	NAZWISKO

proinstal OGRZEWANIE WENTYLACJA KLIMATYZACJA 65-137 ZIELONA GÓRA, UL. POZNAŃSKA 9		Nr rys.	Indeks
Objekt: Budowa kotłowni gazowej wraz z inst. gazową na potrzeby ogrzewania budynku Zespołu Szkół w miejscowości Zabór Adres: Zabór, ul Witosza 30, dz. nr 22/2, obręb Tamawa		Skala:	—
Przedmiot: RZUT KOTŁOWNI, INSTALACJA GAZU, DETEKCJA		Skala:	1:25 1:50
Wykonawcy opracowania		Nr uprawnień / specjalność	Podpis:
Projektował:	mgr inż. Ryszard Mirecki	51/91/ZG instalacyjno - inżynierska w zakresie instalacji sanitarnych	
Opracował:	mgr inż. Tadeusz Bączyk		
Sprawił:	mgr inż. Maria Golanowska - Leśna	7/92/ZG instalacyjno - inżynierska w zakresie instalacji sanitarnych	